


Instalacje elektryczne - projekt
skala 1:50

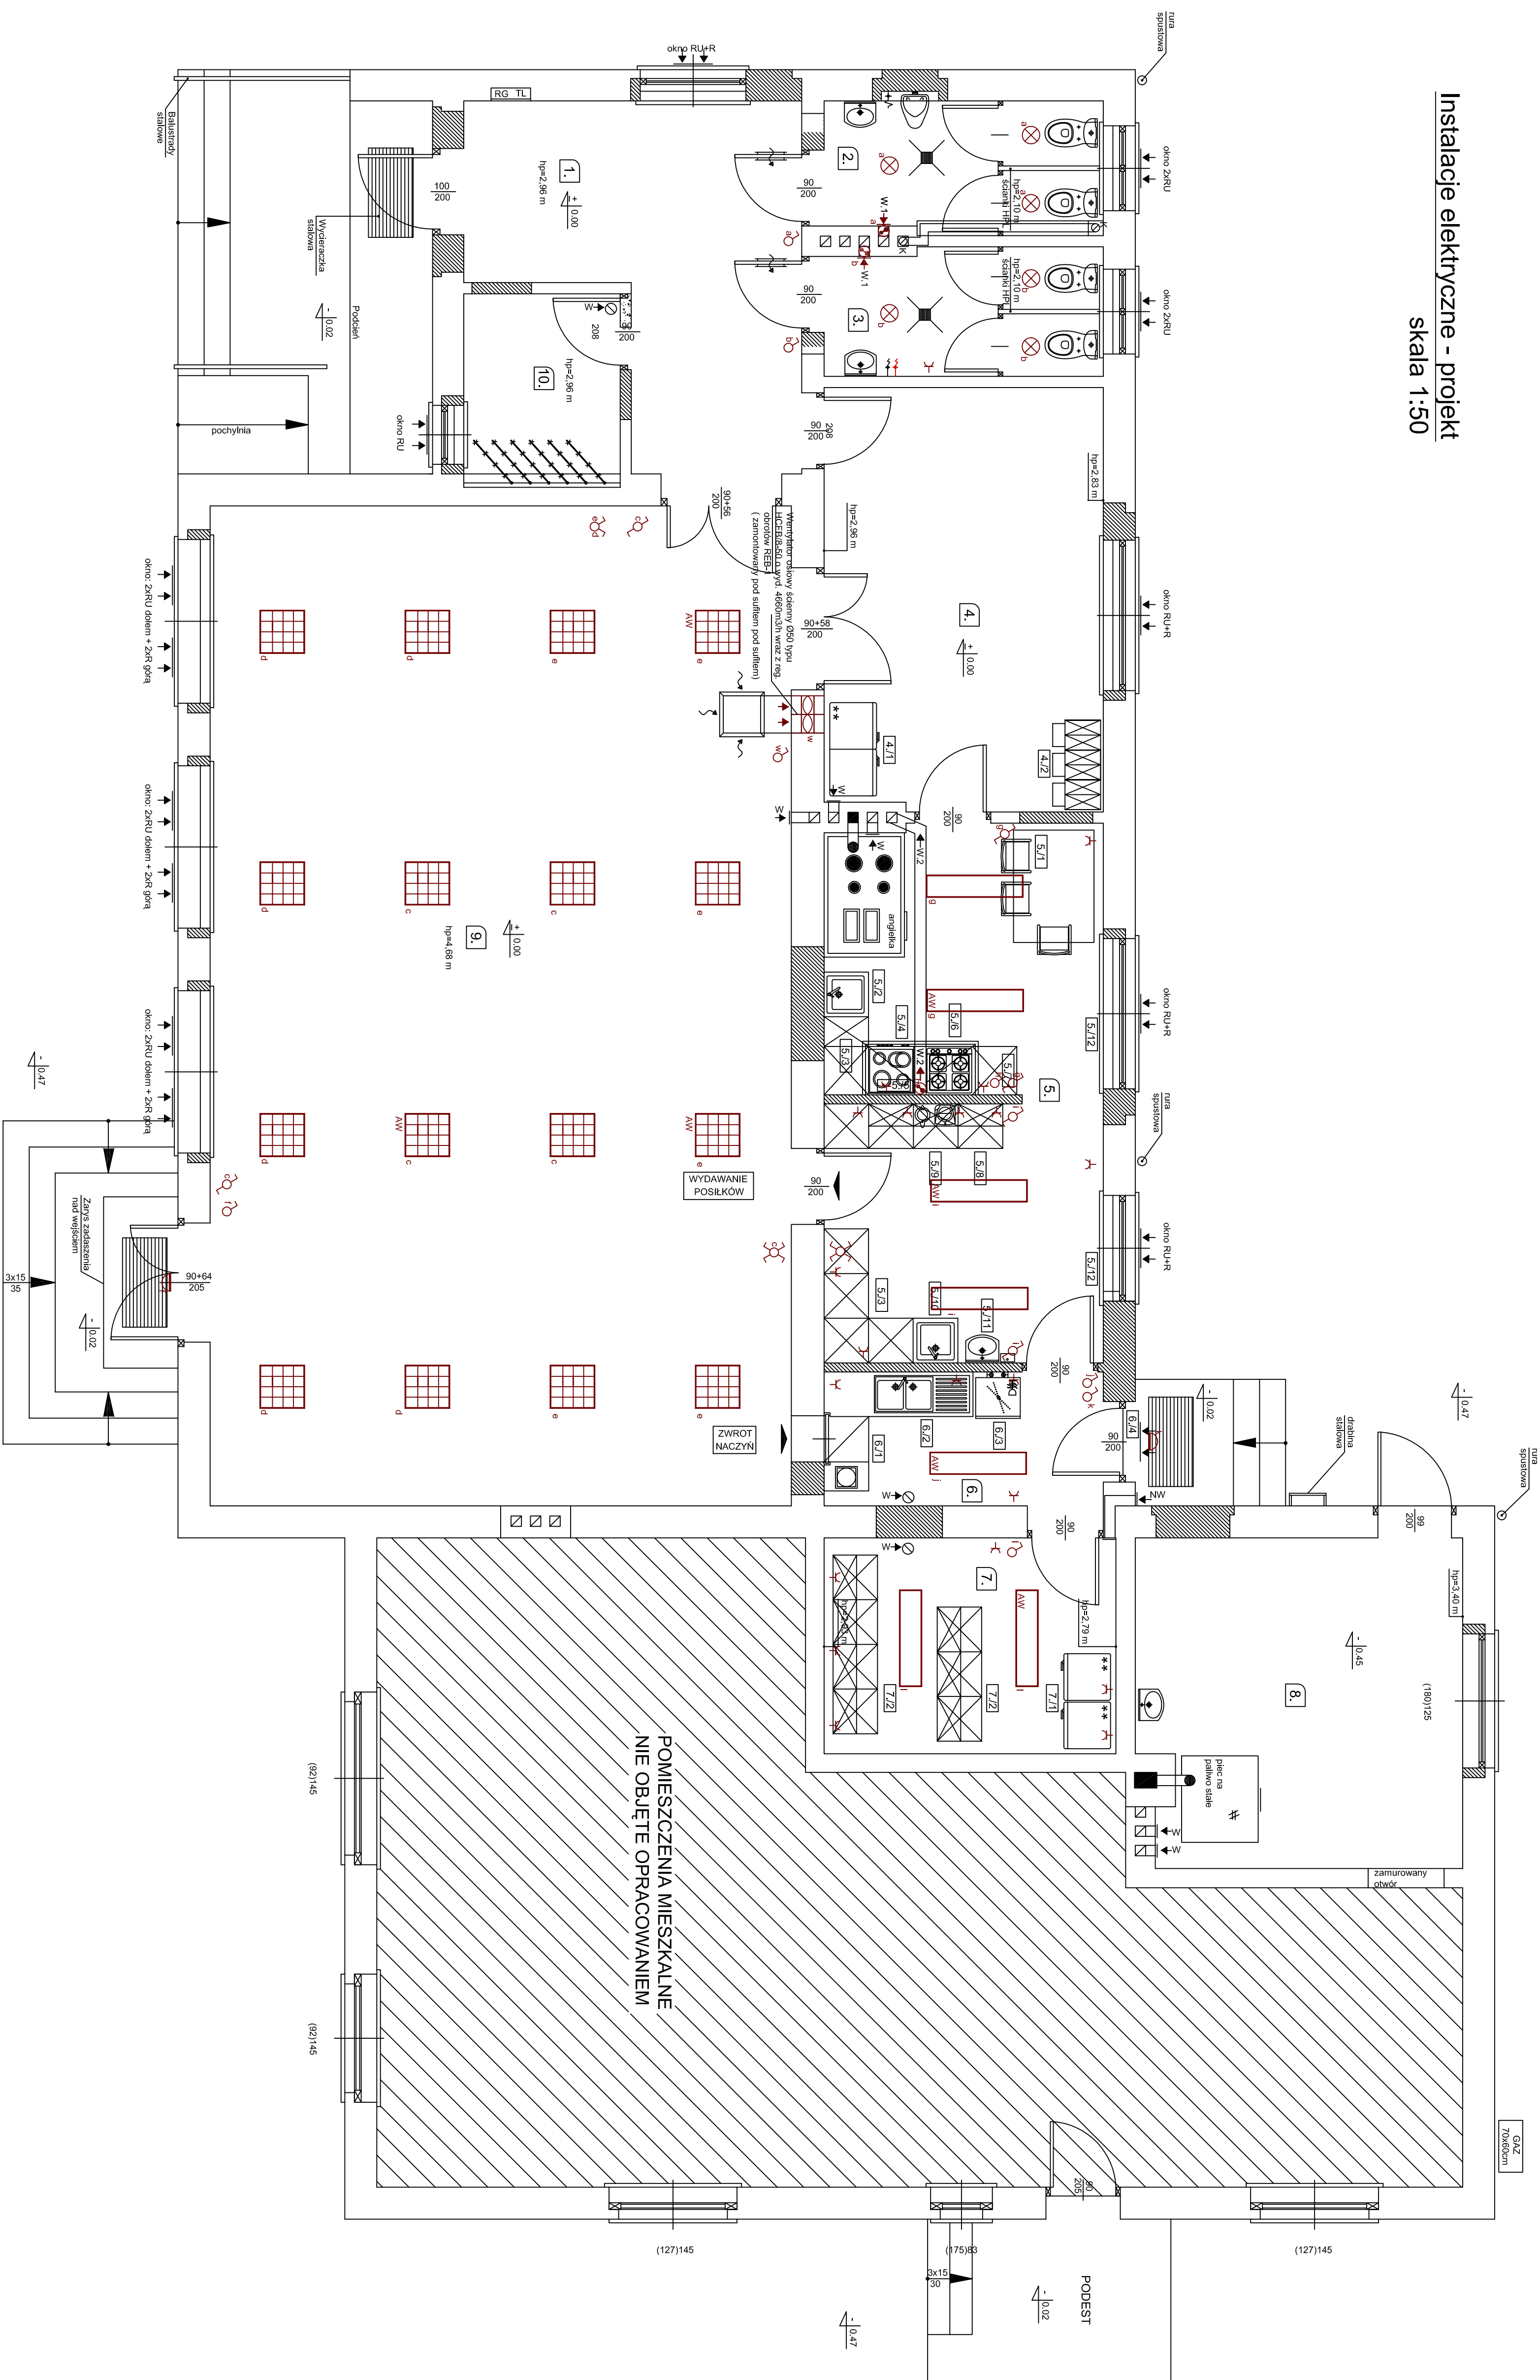

Zestawienie pomieszczeń przyziemia:

rozmiar	funkcja	ciężar jednostki	pojem. [m ³]
01	02	03	04
1	Hd1	piły grs	17,0
2	WC wielkość	piły grs	6,6
3	WC średnia	piły grs	6,6
4	Szafa mała	piły grs	21,2
5	Kuchnia	piły grs	20,7
6	Zmywarka	piły grs	6,8
7	Młakoz i młyn i tło dobie	piły grs	11,4
8	Kuchnia	pos. ciemnowa	18,9
9	Szafa	pakiet drewniany	104,0
10	Szafa	piły grs	5,5
liczba powierzonej dyktacji przeliczenia: 225,4			
liczba powierzonej dyktacji przeliczenia: 85			
liczba powierzonej dyktacji przeliczenia: 384,5			

ZESTAWIENIE ELEMENTÓW WYPOSAŻENIA (propozycja)

Nelemtum 01.	Wyszczególnienie i dane techniczne 02.
	4. Stan maszyn (pozi. pomiarowa)
4.1/1	Łaska odbojowa na stopie
4.1/2	Stalowy armatura dwustronna 5. Kuchnia
5.1/1	Słona lodowca
5.2/2	Urządzenia montowane w łazience podłogim
5.3/3	Białe lodowca z dwoma szafkami na sprzęt i narzędzia podłogim pomiarowa
5.4/4	Kuchnia z dwoma szafkami i z dwoma szafkami
5.5/5	Ociepla + dwiema przewodzącymi, dwustronna
5.6/6	Kuchnia podłogim i z dwoma szafkami
5.7/7	Mikrofalna na białej podłogim
5.8/8	Białe lodowca z dwoma szafkami na sprzęt i narzędzia podłogim pomiarowa
5.9/9	Wysokiej jakości podłogim podłogim podłogim
5.10/10	Ociepla + dwiema przewodzącymi, dwustronna
5.11/11	Złoty podłogim
5.12/12	Słona lodowca podłogim
	6. Złoty podłogim podłogim
6.1/1	Białe lodowca z dwoma szafkami na sprzęt i narzędzia podłogim
6.2/2	Złoty podłogim podłogim podłogim
6.3/3	Złoty podłogim podłogim podłogim
6.4/4	Słona lodowca podłogim
	7. Złoty podłogim podłogim
7.1/1	Ociepla + dwiema przewodzącymi, dwustronna
7.2/2	Ręcznie na podłogim, z dwoma szafkami, podłogim

LEGENDA OZNACZEN:

 W1 - wertykalna mechaniczna wytrzymałość ≥ 110 mm
wzłączana szklanoakrylowa

 W - wertykalna mechaniczna wytrzymałość ≥ 110 mm
 W2 - wertykalna mechaniczna wytrzymałość ≥ 140 mm
wzłączana poprzez okap kulisty

 NV - newroz mechaniczny $\varnothing 60$ mm



- karkas ramienia, tuleje lub podkładki
wentylacyjne w postaci osłumionych
przekładni mm. 220 cmf