

GEODEZJA „WIS” s.c.
Paweł Glinkowski, Wiesław Pawlikowski,
Sławomir Piotrowski, Zenon Zawodny
63-700 Krotoszyn, ul. Kołłątaja 5
tel. (0-62) 725-43-50, fax 588-00-28
NIP 621-000-33-15 REGON 250368636

woj. wielkopolskie
pow: krotoszyński
gmina: Kobylin
obręb: MIASTO KOBYLIN


MAPA
SYTUACYJNO – WYSOKOŚCIOWA
skala 1:500

ark. 11
działka nr 2238
pow: 1,3487 ha
KW: 32716

KERG Nr KB 20 -52-2010
KS. ZAM. 6256/10

Sekcja: 10-32 (17-c-3)

Sporządził: WIEŚLAW PAWLIKOWSKI
63-700 Krotoszyn, ul. Piastowska 38/12
GEODEZJA „WIS” s.c.
Uprawnienia M.G.P. 15000 uprawniające
kwalifikacje zawodowe w zakresie 1,2,4,
Krotoszyn, dnia 26.11.2010

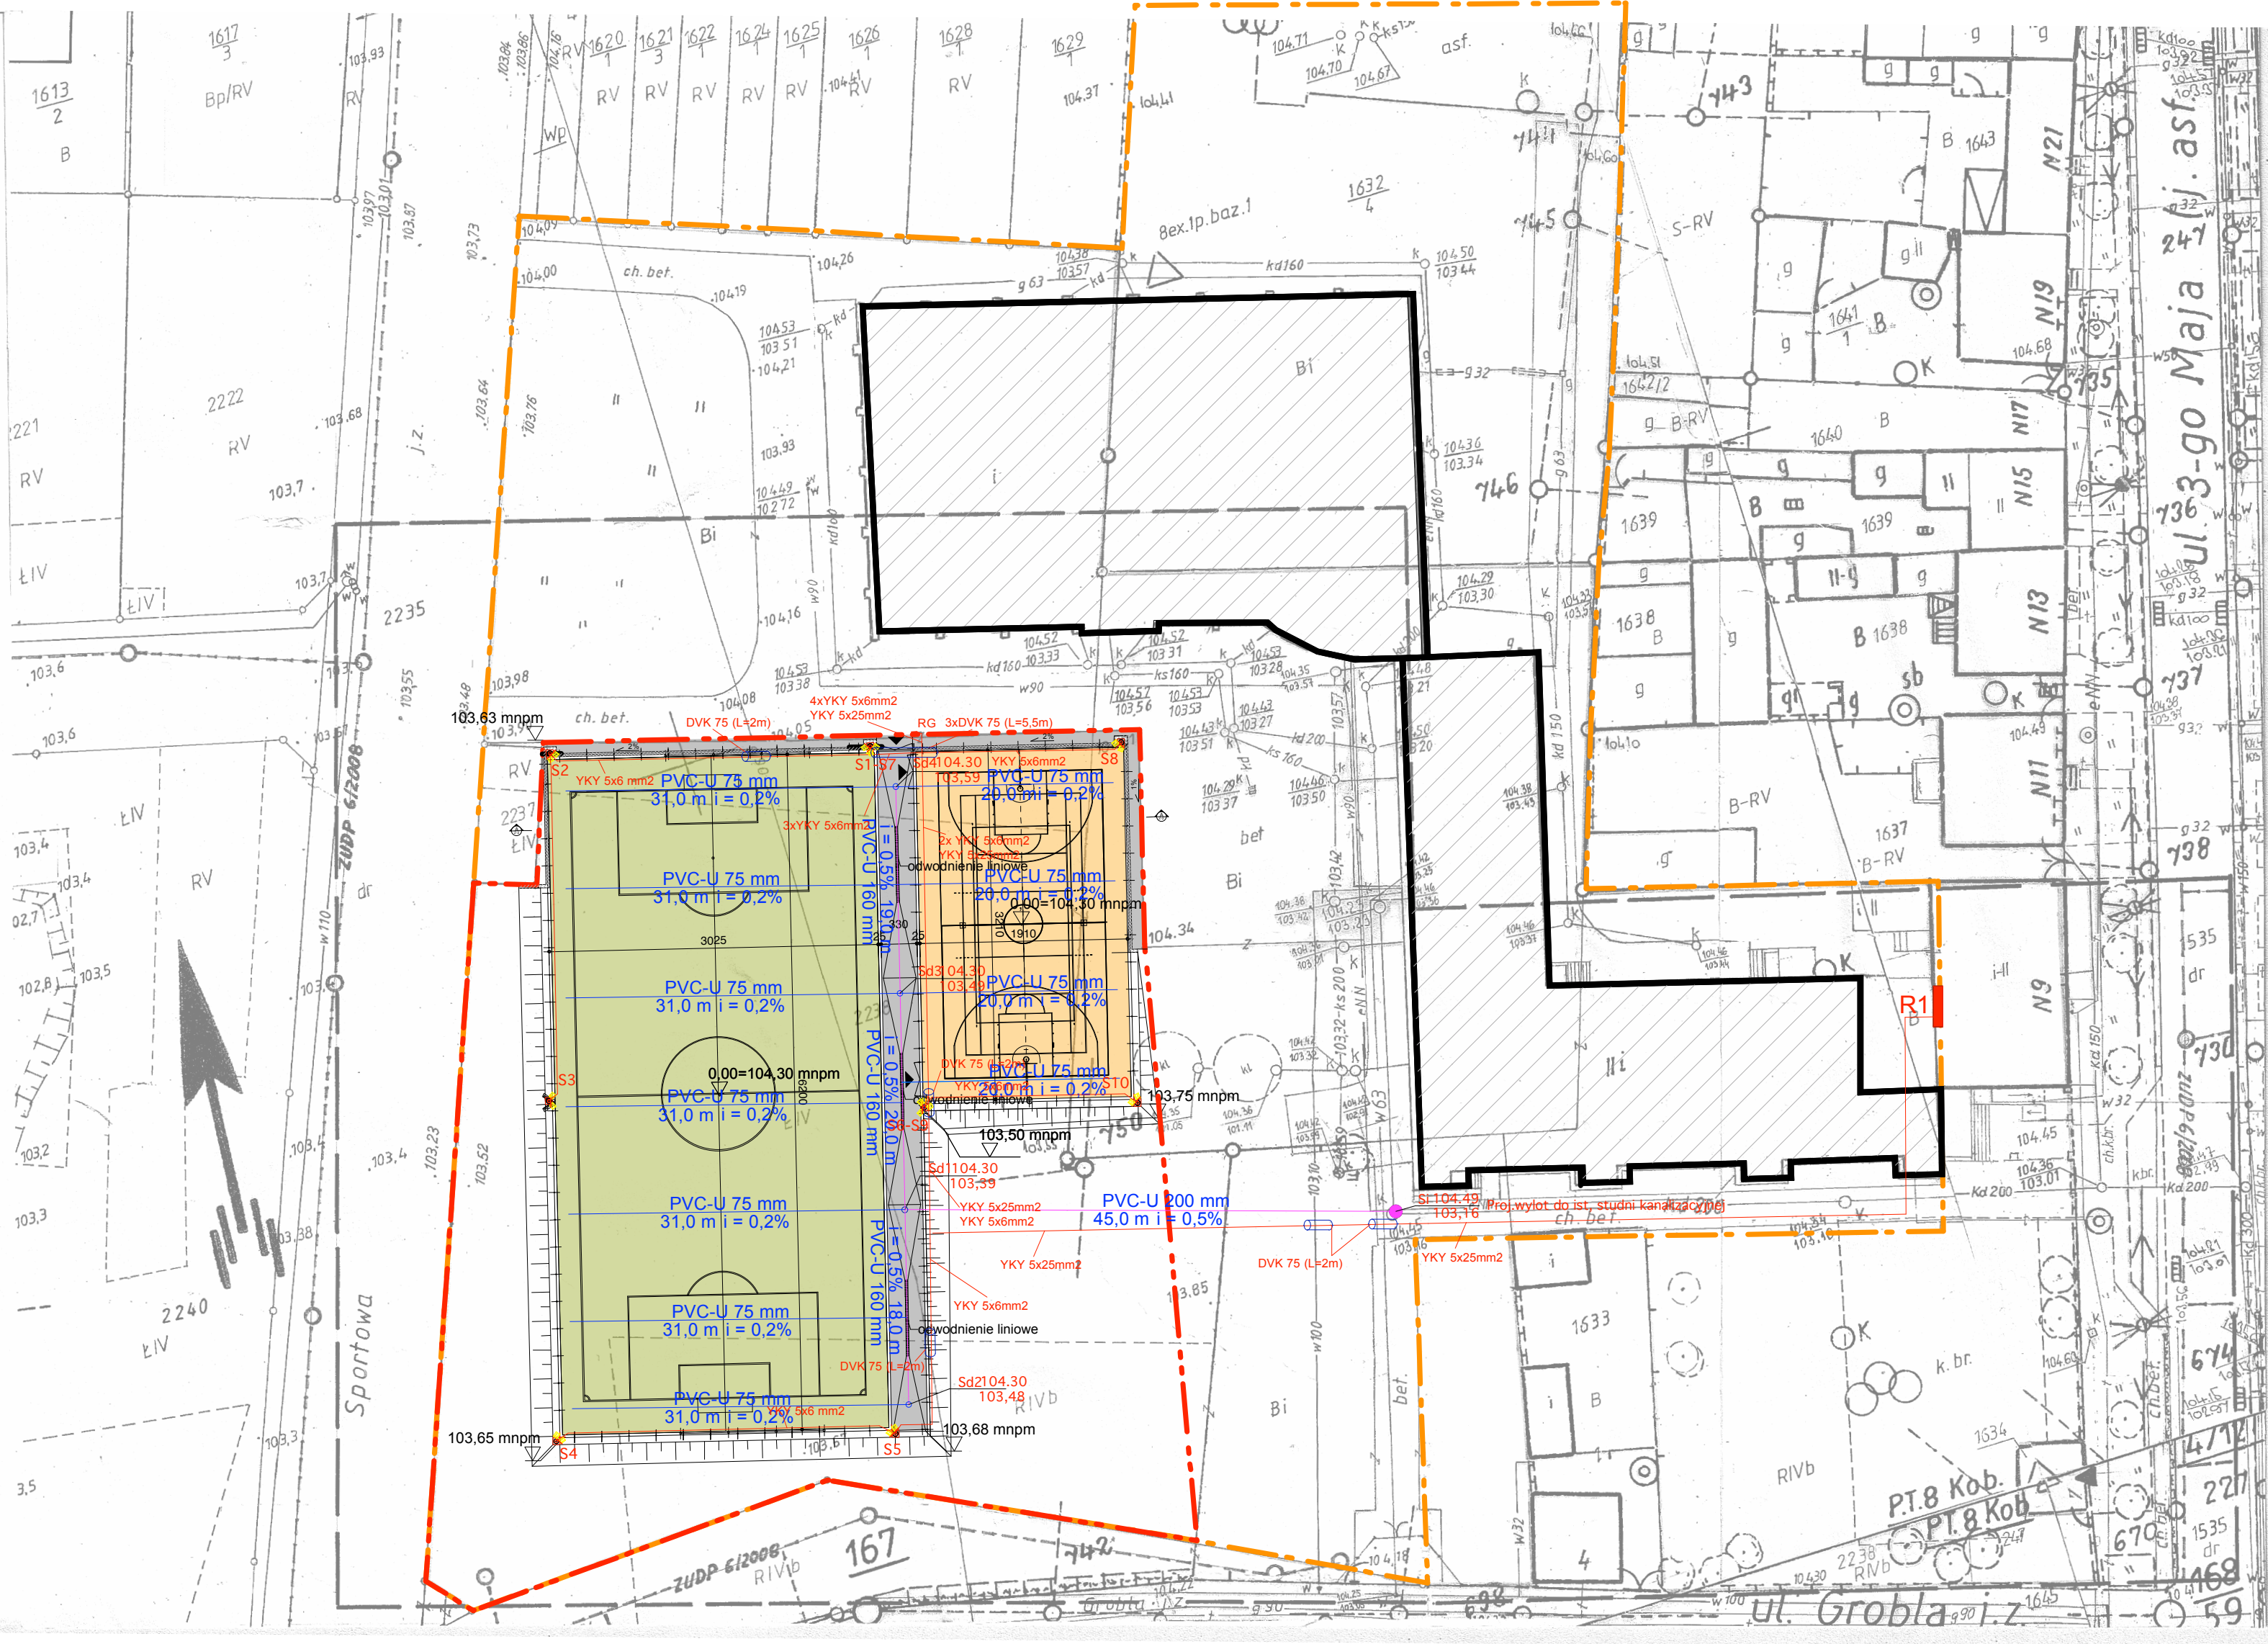

LEGENDA

- granica działki
- zakres opracowania
- budynek istniejący
- boisko wielofunkcyjne
- boisko piłkarskie
- ściana oporowa
- wejście na teren boisk
- koty wysokościowe
- oświetlenie terenu boisk
- projektowany drenaz

INSTALACJE ELEKTRYCZNE

- rura ochronna DVK lub SRS
- zasilanie lamp wykonać kablem YKY 5x6mm2, linię zasilającą wykonać kablem YKY 5x25mm2 od R1 do RG
- RG rozdzielnica oświetleniowa
- LUG POWERLUG2 400W AS
- R1 rozdzielnica istniejąca budynku

UWAGA :

- Instalację odgromową wykonać wg opisu technicznego
- Oprawy LUG POWERLUG2 400W AS - 20 szt. , słup 10 m Kromiss-Bis

SŁUPY

- S1-S7 - oprawa LUG POWERLUG2 400W AS - szt.2+2 - słup 10 m
- S2 - oprawa LUG POWERLUG2 400W AS - szt.2 - słup 10 m
- S3 - oprawa LUG POWERLUG2 400W AS - szt.1+1 - słup 10 m
- S4 - oprawa LUG POWERLUG2 400W AS - szt.2 - słup 10 m
- S5 - oprawa LUG POWERLUG2 400W AS - szt.2 - słup 10 m
- S6-S9 - oprawa LUG POWERLUG2 400W AS - szt.1+1 +2- słup 10 m
- S8 - oprawa LUG POWERLUG2 400W AS - szt.2 - słup 10 m
- S10 - oprawa LUG POWERLUG2 400W AS - szt.2 - słup 10 m

uwagi :
- wszystkie użyte materiały muszą posiadać niezbędne atesty dopuszczające do stosowania w budownictwie;
- wszystkie wymiary, rzędne należy sprawdzić na budowie , a w przypadku wystąpienia różnic projektowany układ należy dostosować do stanu istniejącego , zachowując zasady zawarte w projekcie;

firma: STANISŁAWSKI Jerzy Stanisławski Siedziba: ul. Polna 28, 63-760 Zduny, tel.: 0.62.72.15.694, fax: 0.62.72.15.795 pracownia: ul. Ciepła 15a/27, 50-524 Wrocław, tel./fax.: 0.71.78.28.794 NIP: 621-000-19-77, REGON: 250522319		
projekt:	Budowa boisk sportowych Orlik 2012 w miejscowości Kobylin; 63-740 Kobylin; pow.krotoszyński; woj.wielkopolskie; obręb Miasto Kobylin; ul.3 Maja; dz. nr 2238	
inwestor:	Urząd Miasta Kobylin; Rynek Marszałka J. Piłsudskiego 1; 63-740 Kobylin	
projektant: specjalność: architektoniczna	mgr inż. arch. Sebastian Stanisławski upr. nr 04/03/DOIA mgr inż. arch. Karolina Grabarczyk mgr inż. arch. Rafał Grabarczyk	podpis:
sprawdzający: specjalność: architektoniczna	mgr inż. arch. Piotr Molenda upr. nr 22/03/DOIA	podpis:
projektant: specjalność: instalacyjna w zakresie sieci wod. i urządzeń elektrycznych i elektroenergetycznych	mgr inż. Grzegorz Szymański upr. nr 164/01/DUW mgr inż. Maciej Kołodziejski	podpis:
sprawdzający: specjalność: instalacyjna w zakresie sieci wod. i urządzeń elektrycznych i elektroenergetycznych	mgr inż. Stefan Tadeusz Perliński upr. nr 402/74/Wm	podpis:
projektant: specjalność: instalacyjna w zakresie sieci wod. i urządzeń elektrycznych i elektroenergetycznych	inż. Jerzy Stanisławski upr. nr 584/73/Pw; UAN 83386/114/89 mgr inż. Robert Wizner	podpis:
temat rysunku:	projekt zagospodarowania terenu z infrastrukturą	