


ZESTAWIENIE POMIESZCZEŃ PARTERU			
oznaczenie	funkcja	rodzaj posadzki	pow. [m2]
01	02	03	04
1.	Główny hol	plytki ceramiczne	21,0
2.	Szatnia wieszakowa	plytki ceramiczne	10,4
3.	WC dla osób niepełnosprawnych	plytki ceramiczne	5,7
4.	Przedśionek - wc męski	plytki ceramiczne	5,3
5.	WC męski	plytki ceramiczne	9,5
6.	WC damski	plytki ceramiczne	6,4
7.	Przedśionek - wc damski	plytki ceramiczne	3,9
8.	Zaplecze sceny	parkiet drewniany	7,7
9.	Scena	parkiet drewniany	41,7
10.	Świetlica	parkiet drewniany	147,0
11.	Sala lekcyjna	wykładzina PCW	47,2
12.	Zaplecze sali	plytki ceramiczne	2,8
13.	Schowek porządkowy	plytki ceramiczne	2,0
14.	WC dla personelu	plytki ceramiczne	3,4
15.	Szatnia dla personelu	plytki ceramiczne	3,3
16.	Komunikacja	plytki ceramiczne	14,5
17.	Pom. przyjmowania gotowych posiłków	plytki ceramiczne	3,5
18.	Kuchnia typu zależnego - wydawanie gotowych posiłków	plytki ceramiczne	15,1
łączna powierzchnia użytkowa parteru:			350,4
powierzchnia zabudowy:			422,6

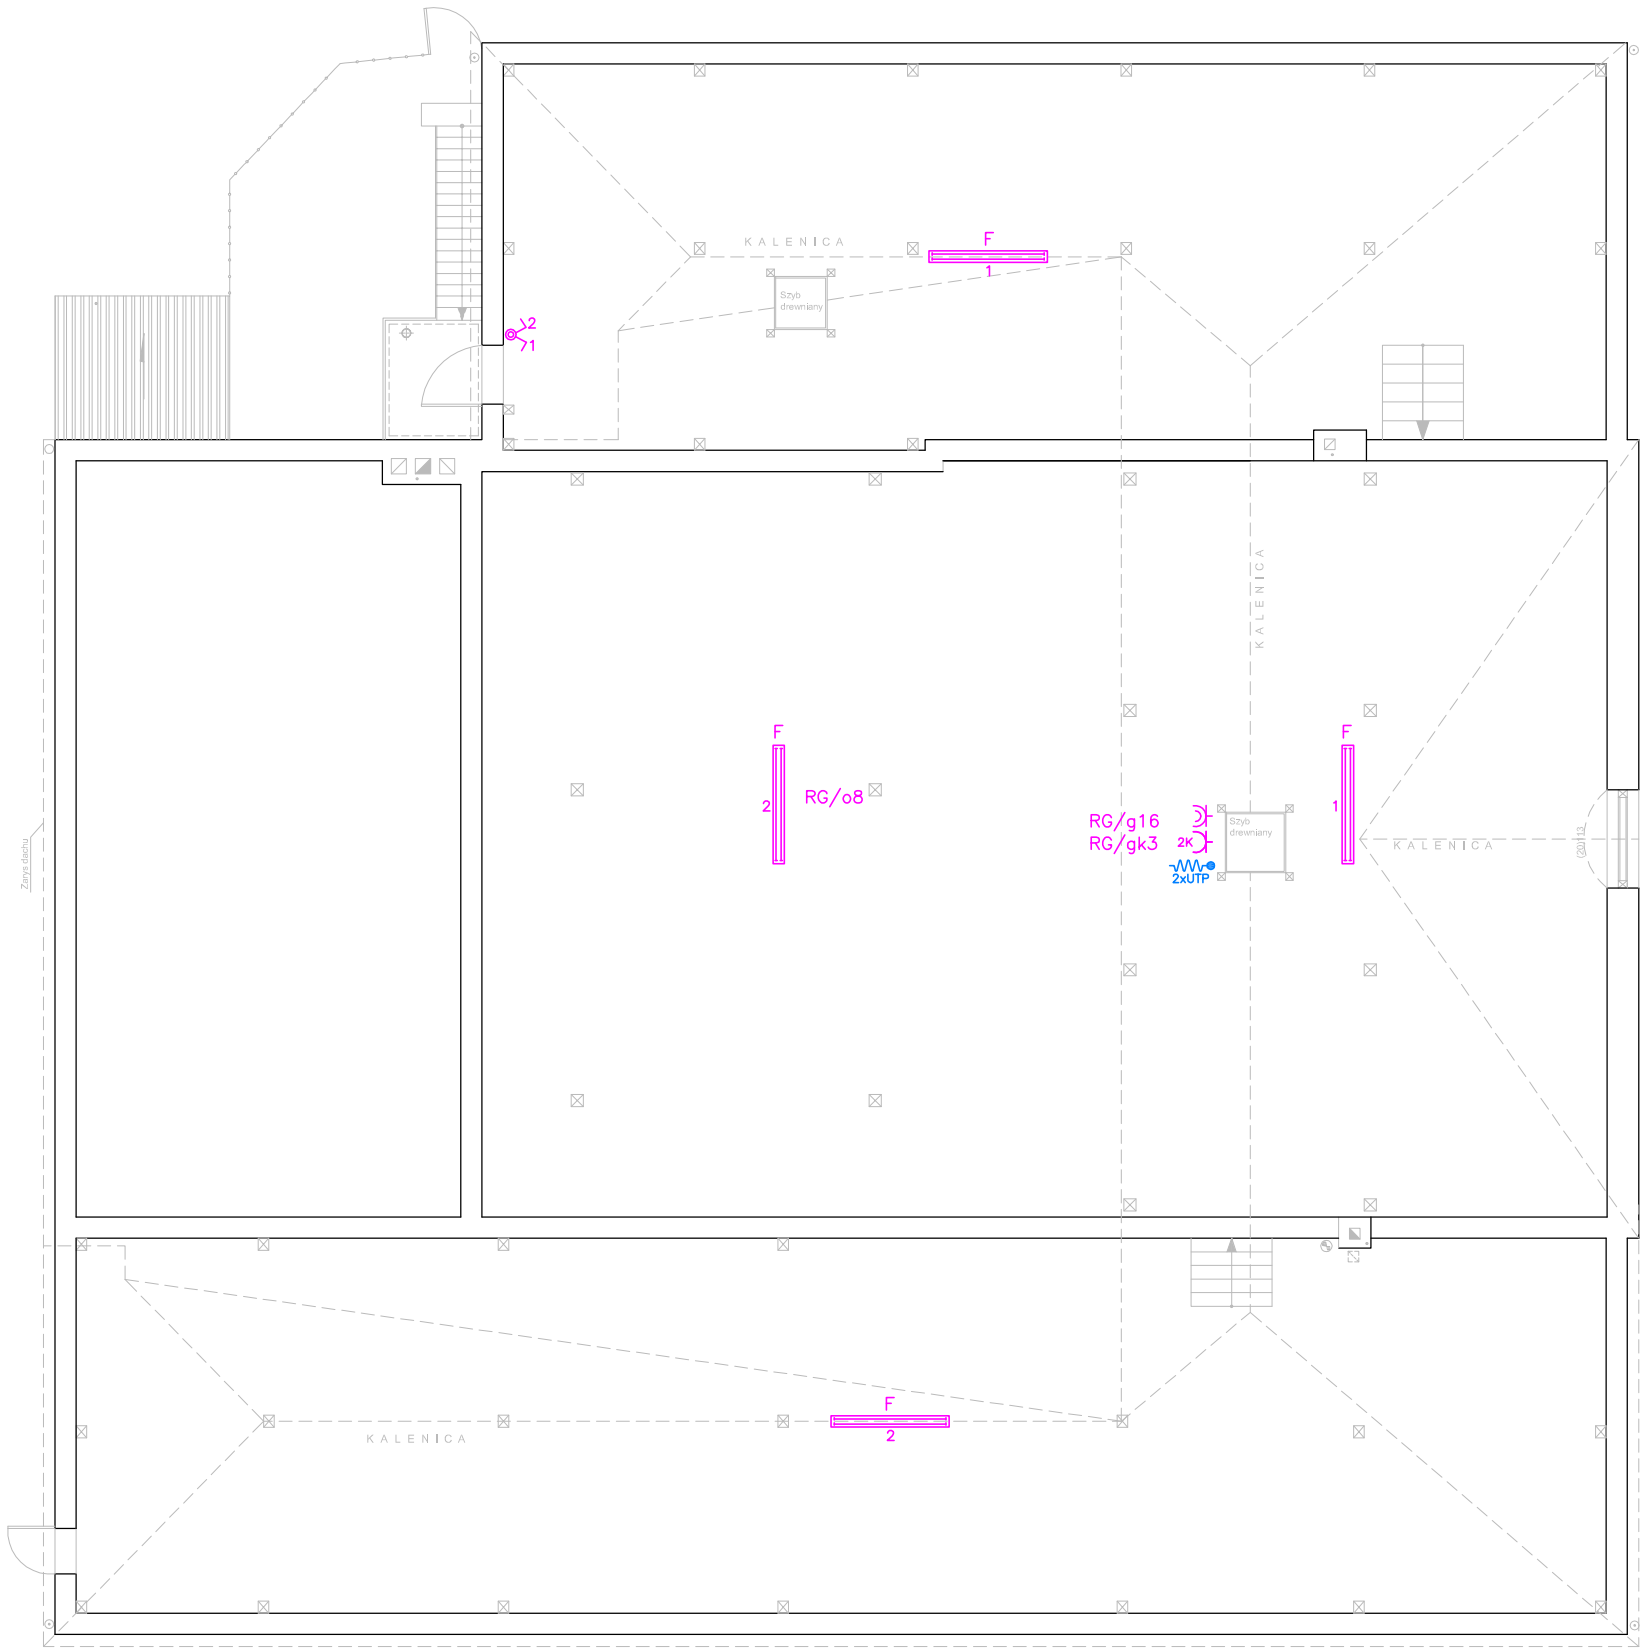

INSTALACJA STRUKTURALNA I GNIAZD 230V:

1. Instalację gniazd 230V wykonać przewodem YDYpzo 3x2,5 Ui=750V. Rozprowadzić n/t w rurkach RB;
2. Instalację strukturalną wykonać skrętką U/UTP 4x2x0,5 PVC kat.5e. Rozprowadzić n/t w rurkach RB;
3. Proponowany osprzęt serii CLASSIC prod. KONTAKT–SIMON;

Wypust z przewodu U/UTP 4x2x0,5 PVC kat.5e z szafy PD ~ 5m;

INSTALACJA OŚWIETLENIA:

1. Obwody instalacji oświetlenia rozprowadzić n/t w rurkach instalacyjnych RB;
2. Instalację oświetlenia wykonać przewodami YDYpzo /3,4,5/x1,5 Ui=750V;
3. Łączniki montować na wysokości h=1,3m od poziomu podłogi;
4. Połączenia przewodów wykonywać n/t puszkach montażowych;
7. Proponowany osprzęt serii PROTEKTOR, prod. KONTAKT–SIMON;
8. Całość instalacji wykonać zgodnie z opisem technicznym oraz obowiązującymi przepisami;

ZASILANIE OPRAW

F1 – TYP OPRAWY WG LEGENDY

R1/o1 – ROZDZIELNICA/NR OBWODU

LEGENDA OPRAW

F – Oprawa nastropowa płytoszczelna i strugoodporna na świetlówki liniowe T8 2x58W obudowa i klosz z poliwęglanu, np. typu FIBRA II 2x58W PC IP65 prod. PXF;



Elżbieta Kowalczyk • Sebastian Dubicki

adres:
ul. Lipowa 12
63–900 RAWICZ

kontakt:
607999757
sebastiandubicki@wp.pl

obiekt:

Przebudowa i remont budynku oświatowego Gimnazjum w Kobylinie

przedmiot rysunku:

RZUT PODDASZA
INSTALACJA OŚWIETLENIA,
SIŁY, INSTALACJA STRUKTURALNA

skala 1:100

data: 06.07.2011.

rysunek nr:
E3

adres obiektu:

ul. Krotoszyńska 12, 63-740 Kobylin
dz. ewid. 1117 i 1119, obręb Kobylin

inwestor:

Gmina Kobylin
Rynek Marszałka J. Piłsudskiego 1, 63-740 Kobylin

projektant:

mgr inż. M. Nowak
specjalność Instalacyjna w zakresie skłed, instalacji i urządzeń elektrycznych i elektroenergetycznych

upr. WKP/0218/POOE/05

sprawdziła:

mgr inż. M. Skrzypczak
specjalność Instalacyjno-Inżynierska w zakresie instalacji elektrycznych

upr. 880/86/Lo

opracował:

J. Tutucki