



ROZDZIELNICA RG

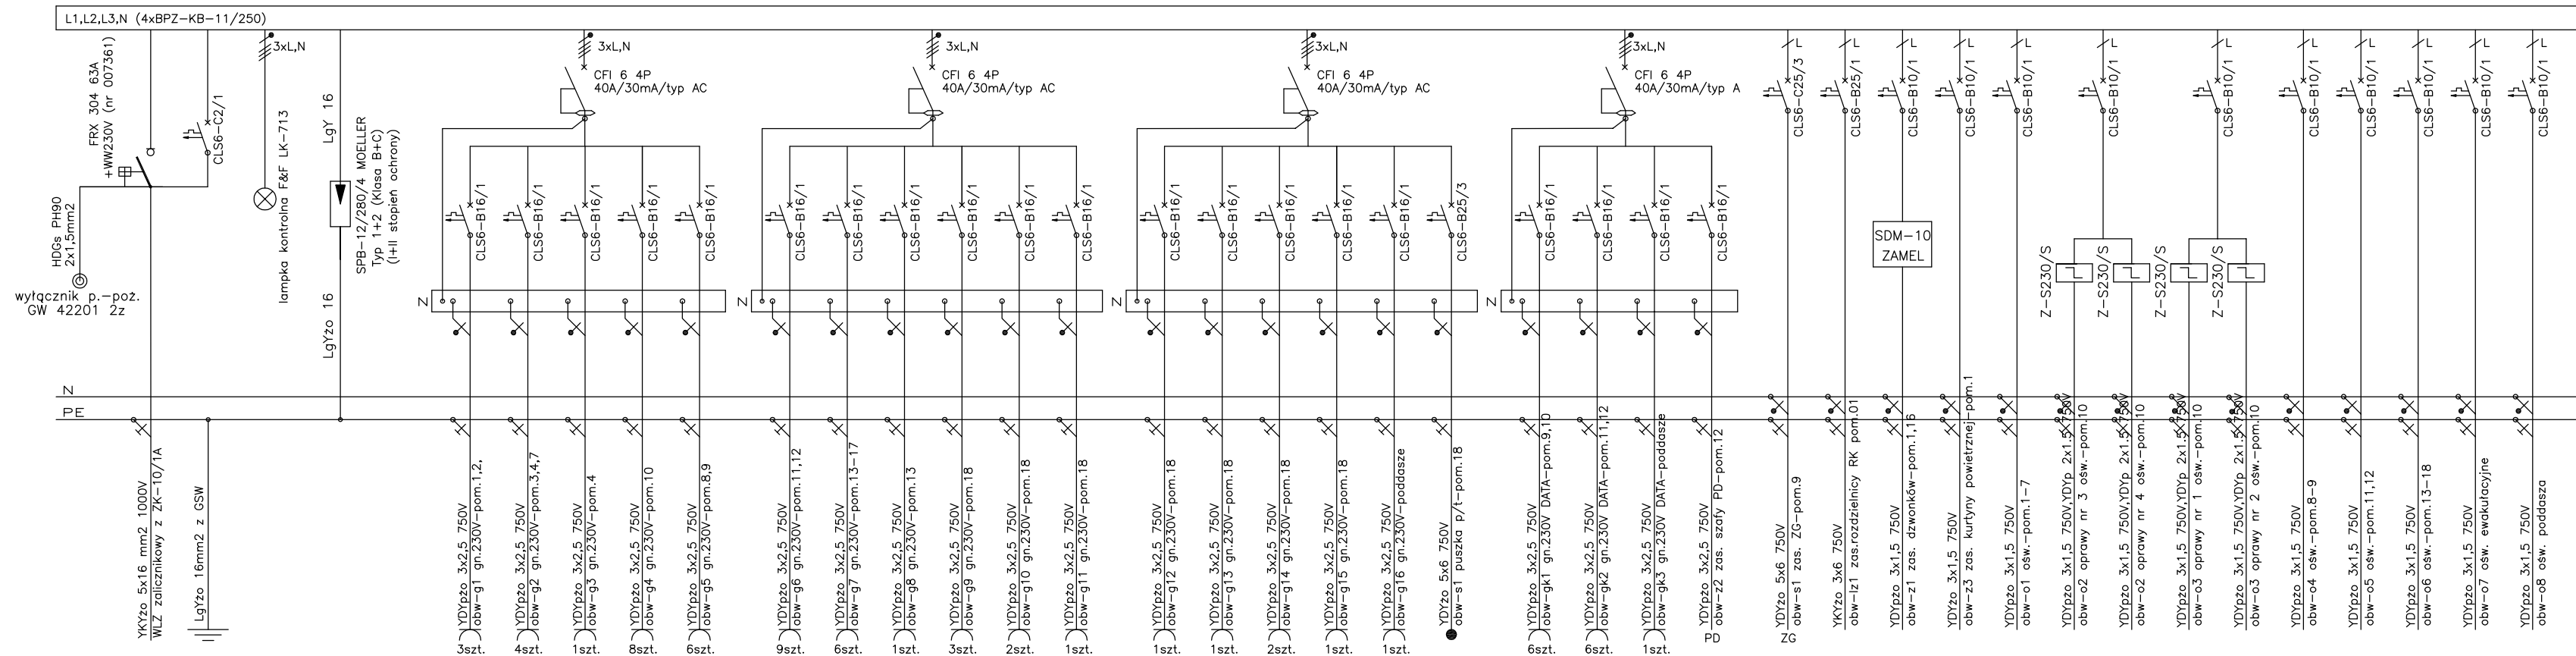

Rozdzielnica węglowa PROFi+ BPZ-WB3S-600/7/2 prod. MOELLER.
Drzwi pełne metalowe z zamkiem.
Wykonać opisy rozdzielnic i obwodów.

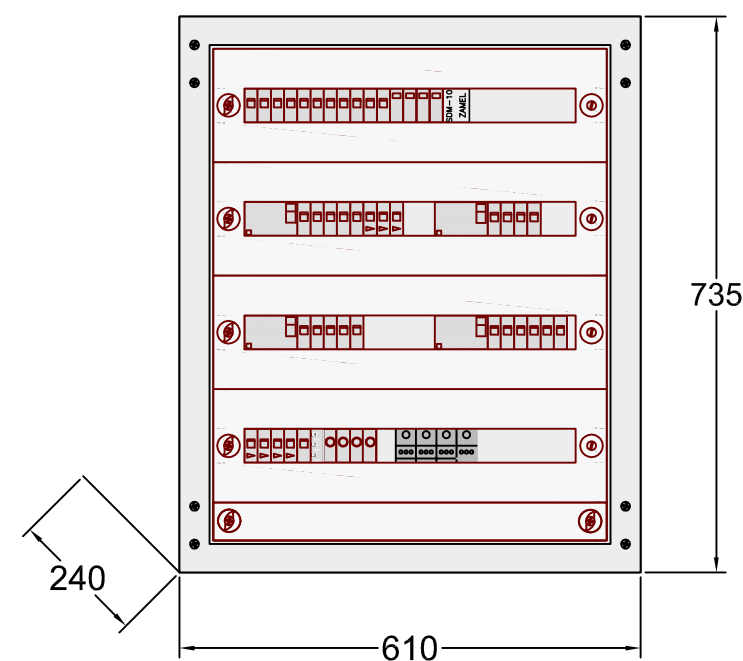

		adres: ul. Lipowa 12 63-900 RAWICZ
Elżbieta Kowalczuk • Sebastian Dubicki		kontakt: 607999757 sebastiandubicki@wp.pl
Sp.c.		
obiekt:	Przebudowa i remont budynku oświatowego Gimnazjum w Kobylinie	
przedmiot rysunku:	SCHEMAT IDEOWY I WIDOK ROZDZIELNICZY RG	rysunek nr: E8
	skala 1:100	data: 06.07.2011.
adres obiektu:	ul. Krotoszyńska 12, 63-740 Kobylin dz. ewid. 1117 i 1119, obręb Kobylin	
Inwestor:	Gmina Kobylin Rynek Marszałka J. Piłsudskiego 1, 63-740 Kobylin	
projektant:	mgr inż. M. Nowak upr. WKP/0218/POOE/05 specjalność Instalacyjna w zakresie sieci, instalacji i urządzeń elektrycznych i elektroenergetycznych	
sprawdziła:	mgr inż. M. Skrzypczak upr. 880/86/Lo specjalność Instalacyjno-Inżynierska w zakresie instalacji elektrycznych	
opracował:	J. Tutucki	