


Zestawienie pomieszczeń:

oznaczenie	funkcja	rodzaj posadzki	pow. [m2]
01	02	03	04
1.1	Stół świetlący	plytki gres	65.38
1.2	Kuchnia	łazienko	30.89
1.3	Korytarz	plytki ceramiczne	7.37
1.4	Łazienka	plytki ceramiczne	5.04
1.5	Pomieszczenie gospodarcze	posadzka cementowa	11.24
1.6	Spiżarnia	plytki gres	7.37
Razem:			127.09

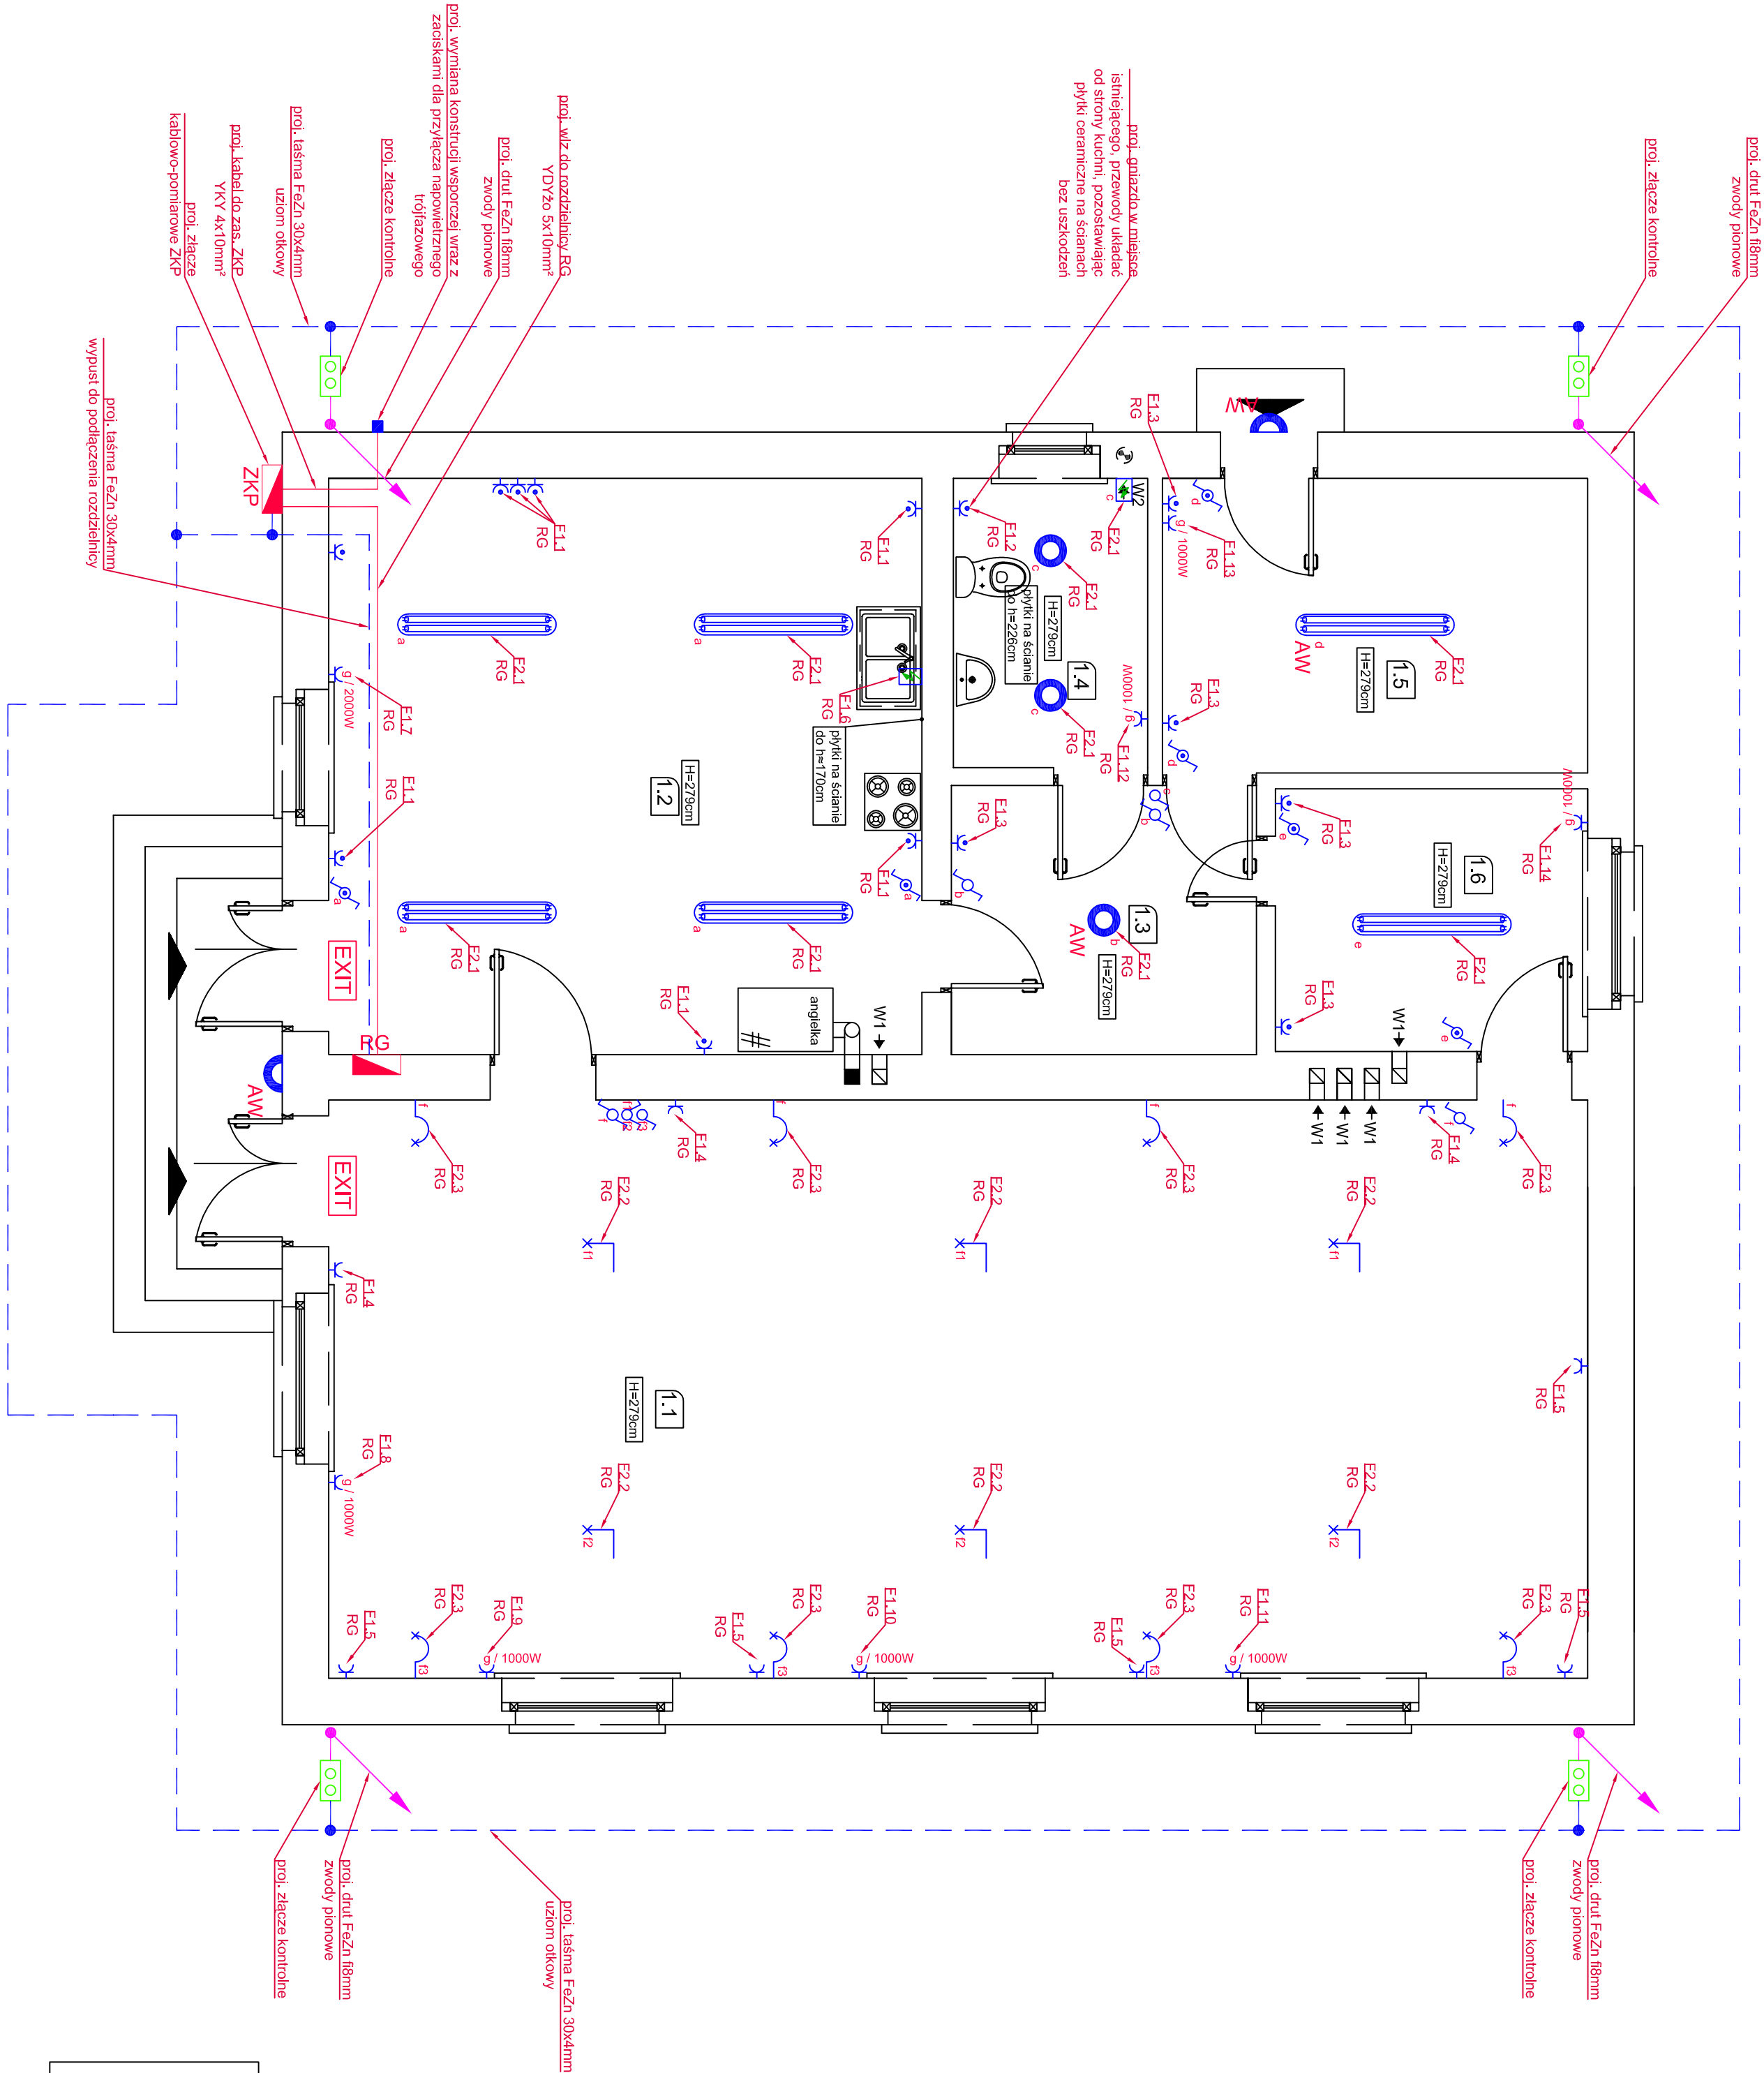

LEGENDA:

- Oprawa świetłkowa z kloszem 2x50W IP44
- Oprawa świetłkowa typu plafon 2x18W IP44
- Szyfona lampa sufitowa
- Szyfowy kłbikel montowany do śdiany
- Oprawa typu plafon z modułem AW montowana na zewnątrz budynku
- Oprawa oświetlenia ewakuacyjnego
- Łącznik pojedynczy 230V, 16A, IP20, p1t
- Łącznik świecznikowy 230V, 16A, IP20, p1t
- Gniazdo 230V, 16A, 1P+N+PE, IP20, p1t
- g - gniazdo do zasilania grzejnika - 1000W, 2000W - moc grzejnika
- Gniazdo 230V, 16A, 1P+N+PE, IP44, p1t
- Punkt zasilania urządzenia
- Rozdzielnica elektryczna
- Tłasma Fez2n 30x4mm - uziom okowy
- Złącze kontrolne
- Druł Fez2n 18mm - zwody podobne
- Fuł Fez2n 18mm - przewody odprowadzające

UWAGI:

- Zakreślenie oświetlenia realizowane będzie poprzez łączniki miejscowe.
- Instalacje wykonane o stopniu ochrony min. IP20, w części kuchennej oraz w pomieszczeniach sanitarnych IP44.
- Stosować przewody o przekroju 750V.
- Z uziomu wykonąć wypusty do podłączenia rozdzielnic, okownej szyny poleceń CO, wodociąg gaz.
- Rezerwa gniazda wyprowadzić uziomu R=10 Ohm.

LEGENDA OZNACZEŃ	
W1 →	WENTYLACJA GRAWITACYJNA WYWIEWNA
W2 → ?	WENTYLACJA WYWIEWNA WSPOMAGANA MECHANICZNIE
	ELEMENTY ISTNIEJĄCE DO WYBURZENIA

NEPOMUCENÓW - ŚWIETLICA:
RZUT PRZYZIEMIEMIA - REMONT - instalacje elektryczne
SKALA 1:50