


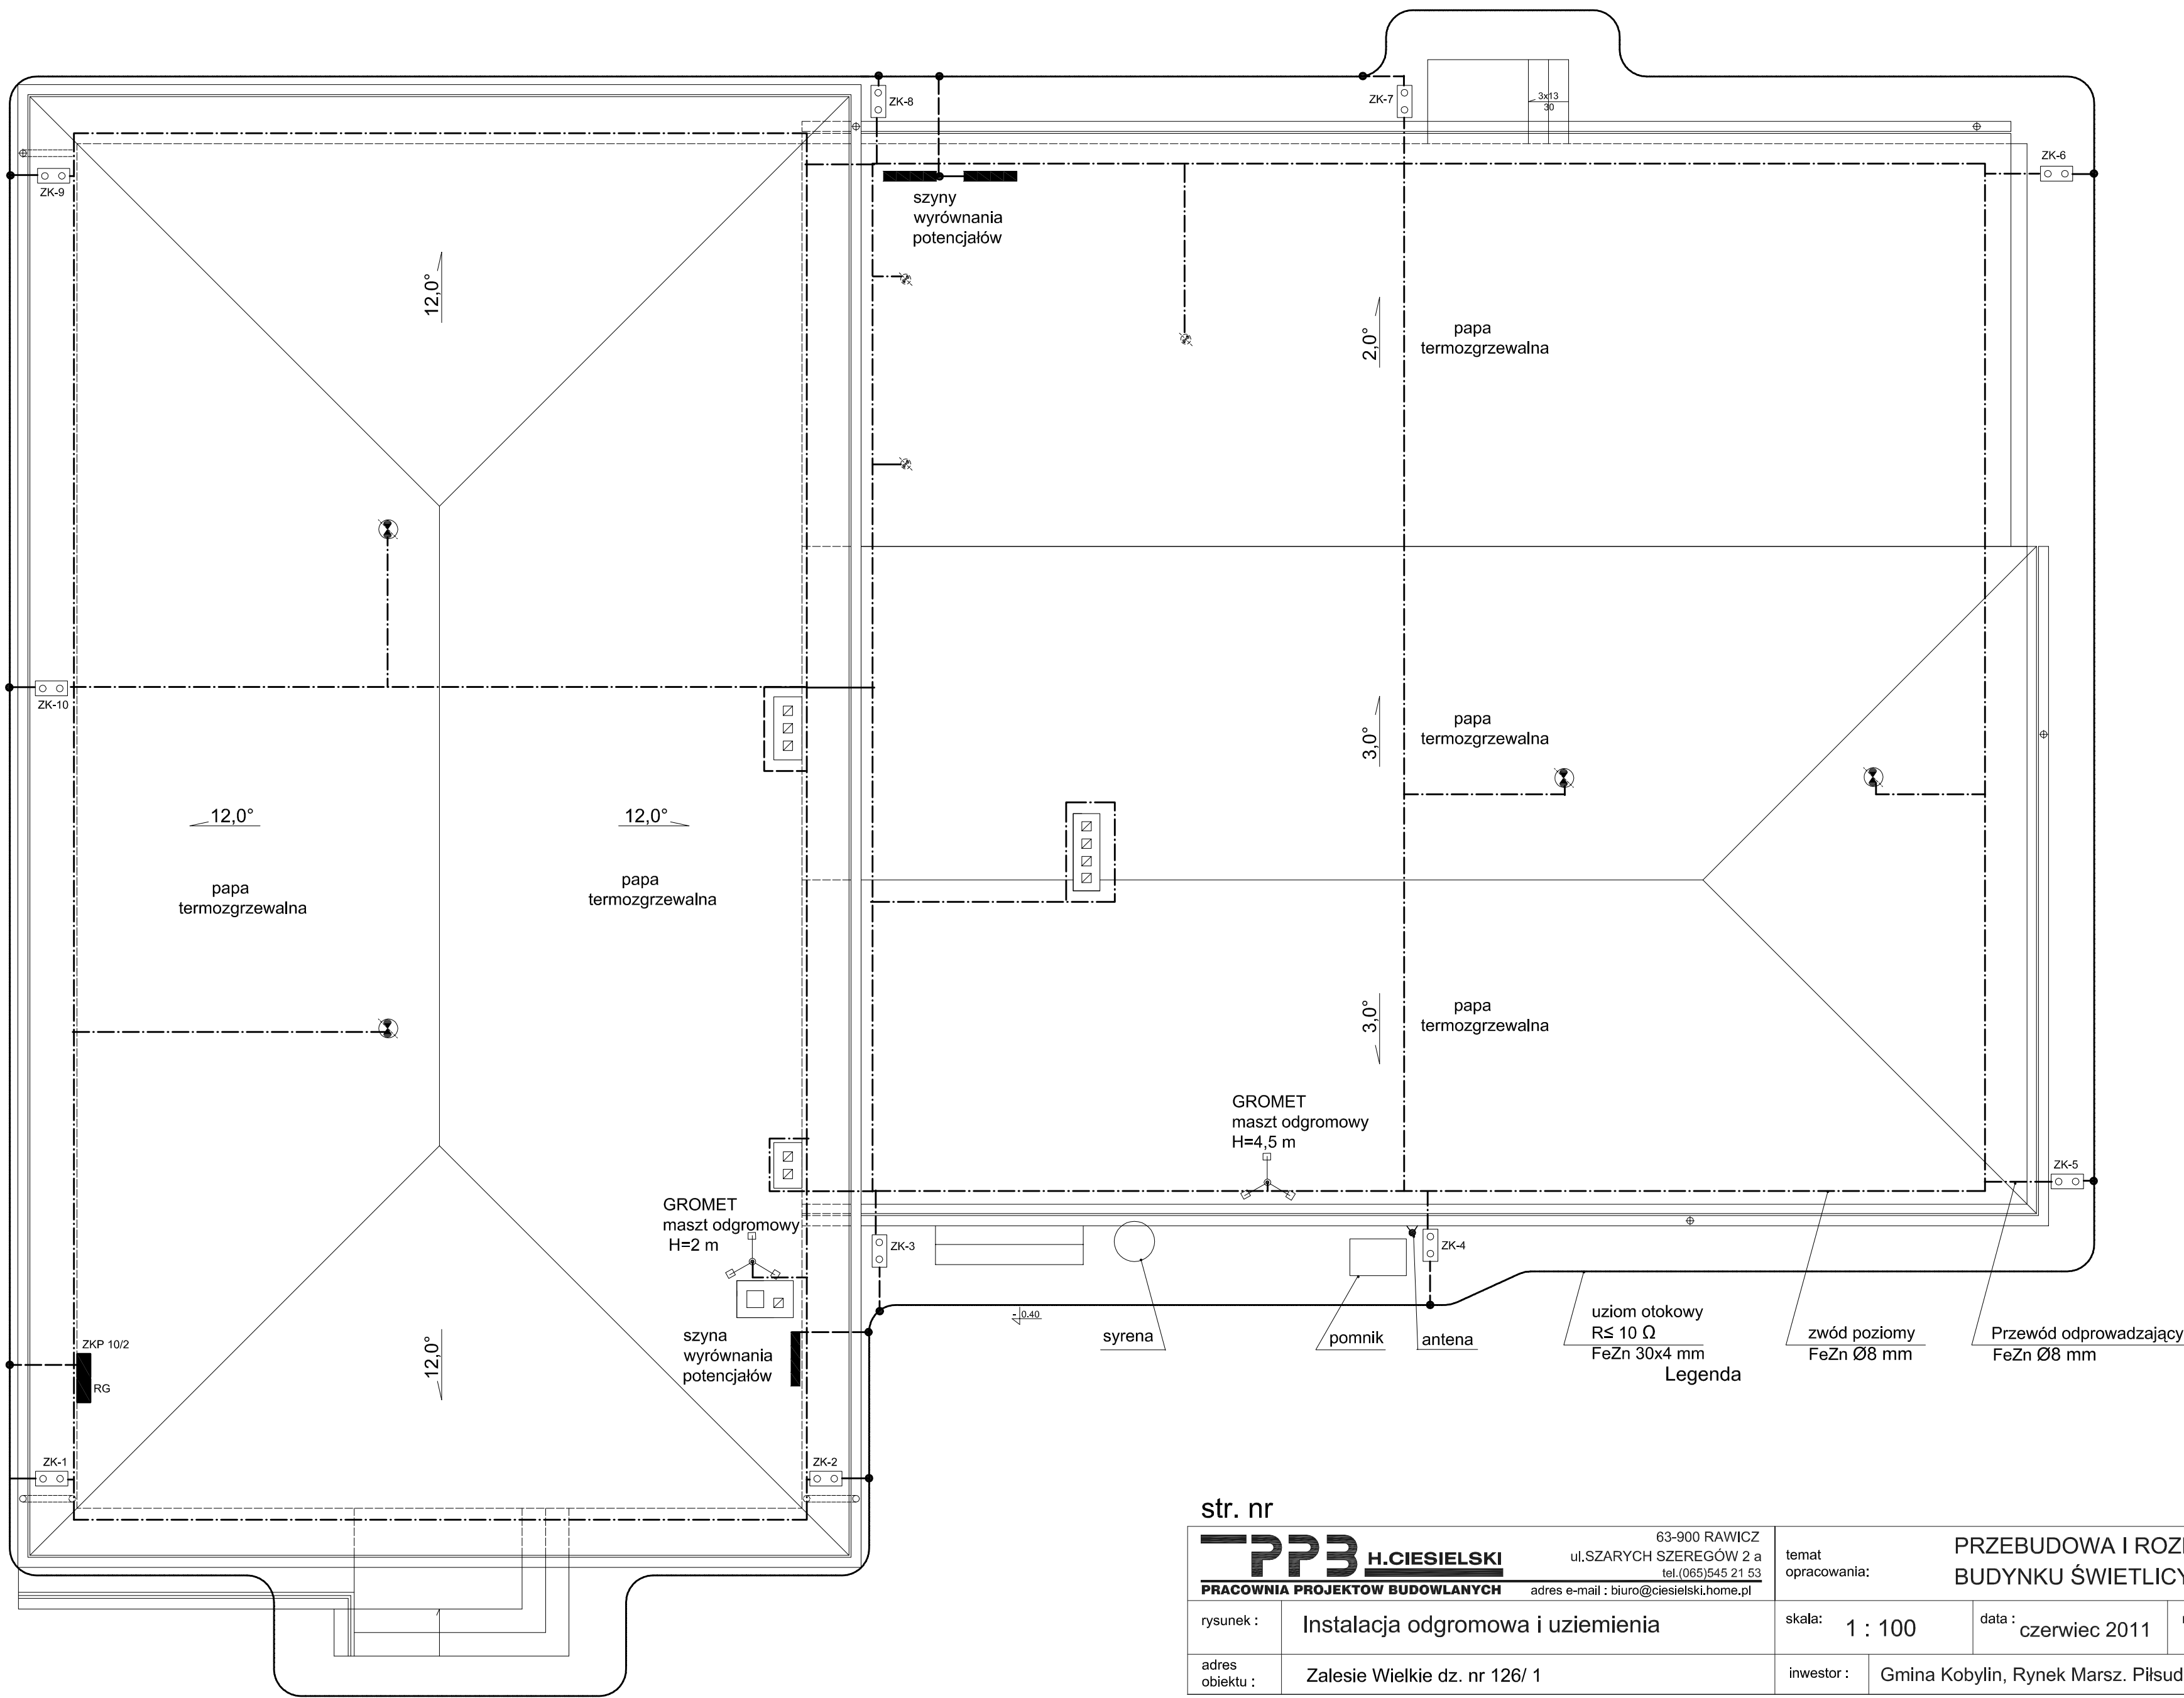

| Symbol                                                                                | Opis                            |
|---------------------------------------------------------------------------------------|---------------------------------|
|  | wentylacja mechaniczna wywiewna |
|  | złącze kontrolne                |

str. nr

|                                                                   |                                   |                                                                                                              |             |                                                                                     |                                            |              |
|-------------------------------------------------------------------|-----------------------------------|--------------------------------------------------------------------------------------------------------------|-------------|-------------------------------------------------------------------------------------|--------------------------------------------|--------------|
| <b>PP3 H.CIEŚIELSKI</b><br><b>PRACOWNIA PROJEKTÓW BUDOWLANYCH</b> |                                   | 63-900 RAWICZ<br>ul. SZARYCH SZEREGÓW 2 a<br>tel. (065) 545 21 53<br>adres e-mail : biuro@ciesielski.home.pl |             | temat opracowania:<br><b>PRZEBUDOWA I ROZBUDOWA<br/>BUDYNKU ŚWIETLICY WIEJSKIEJ</b> |                                            |              |
| rysunek :                                                         | Instalacja odgromowa i uziemienia |                                                                                                              |             | skala: 1 : 100                                                                      | data : czerwiec 2011                       | nr rys.: E-8 |
| adres obiektu :                                                   | Zalesie Wielkie dz. nr 126/ 1     |                                                                                                              |             | inwestor :                                                                          | Gmina Kobylin, Rynek Marsz. Piłsudskiego 1 |              |
| projektant :                                                      | inż. Andrzej Zdunek               | branża                                                                                                       | elektryczna | nr uprawn.                                                                          | 624/87/UW                                  | podpis       |
| projektant :                                                      |                                   |                                                                                                              |             |                                                                                     |                                            |              |
| sprawdzający :                                                    | inż. Kazimierz Bieniek            |                                                                                                              | elektryczna |                                                                                     | 431/77/Wwm                                 |              |
| asystent :                                                        |                                   |                                                                                                              |             |                                                                                     |                                            |              |
| asystent :                                                        | inż. Marian Krzysztof Gorzkowski  |                                                                                                              |             |                                                                                     |                                            |              |