
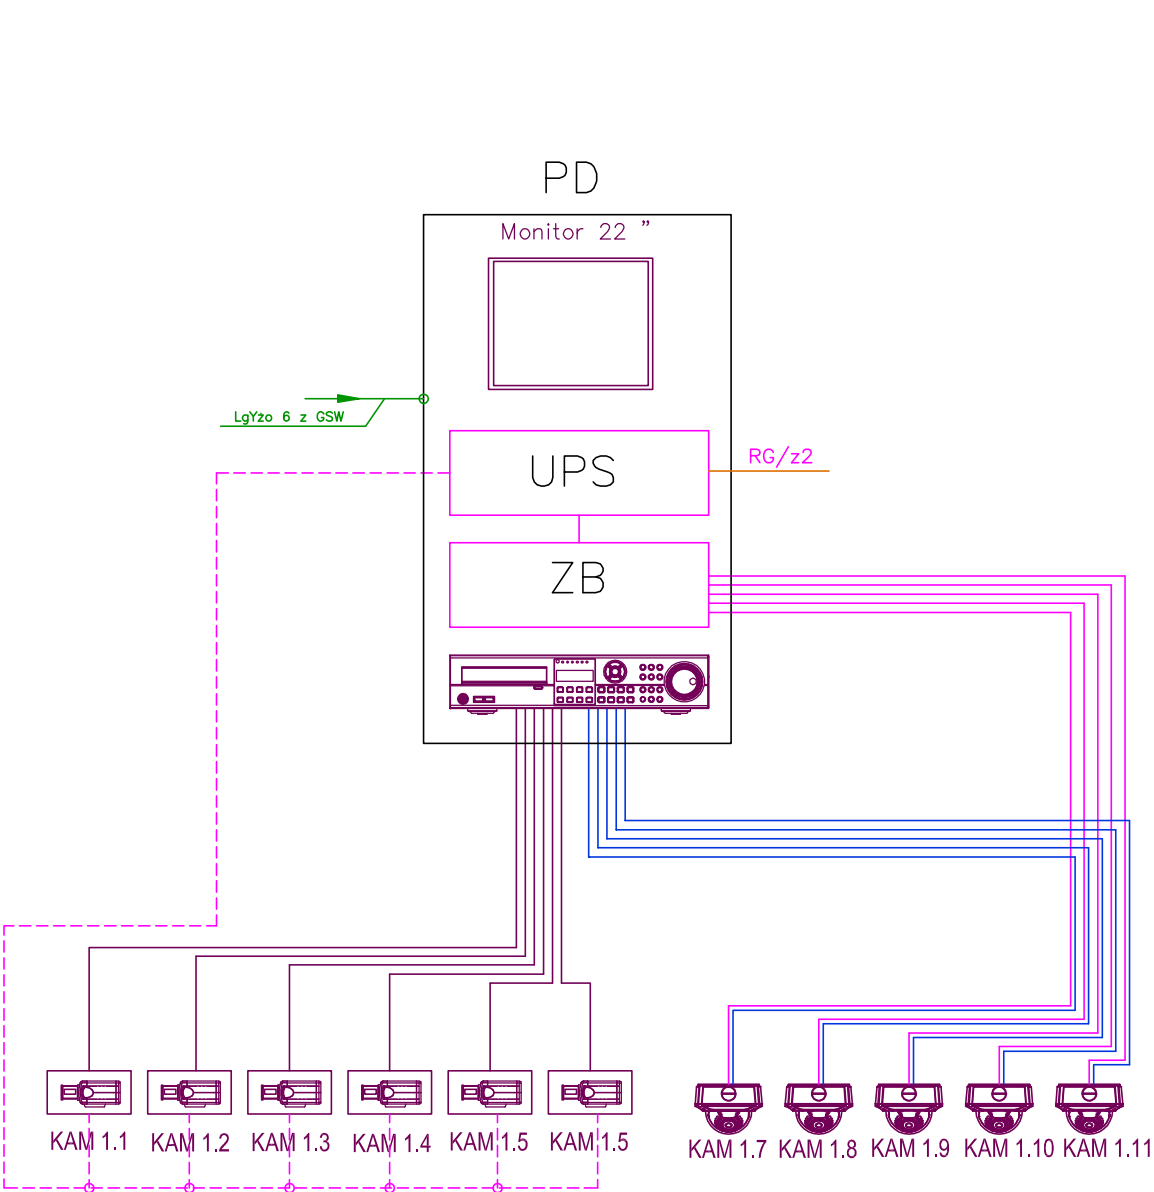
 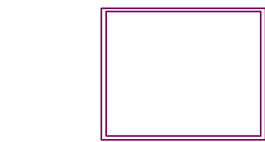




- 

- Kamera dzien/noc 1/3' Super Ex-view super HAD CCD II, rozdzielczosc 680 kolor/ 720 linii w trybie BW, 0,1 lux (F1.2) kolor, 0,08 lux (F1.2) BW, OSD wyswietlane na ekranie, ruchomy filtr ICR, HLC, BLC, ATR, AGC, AE, ATW, Redukcja szumów oraz obciężenia dysku za pomocą DNR, 8 stref prywatności, 4 strefy detekcji ruchu, Elektroniczna migawka 1/50 ~1/100000. Sterowanie obiektywami DC. Ogniskowa 2.7-12mm, automatyczna przestona, 1/3", F1.2, korekta IR Zasilanie 230VAC + Obudowa aluminiowa lakierowana na bialo 300mm, uchwyt z przepustem kablowym, daszek, grzałka 230VAC, termostat, otwierana na bok np. typu DCC-701FH + DW27120DIR + DH-618/230V prod D-MAX
- 

- Kamera dzien/noc 1/3' Super Ex-view super HAD CCD II, rozdzielczosc 680 linii, 0,1 lux (F1.2) kolor, 0,08 lux (F1.2) BW, wbudowany obiektyw 2,8-12 mm, OSD wyswietlane na ekranie, ruchomy filtr ICR, HLC, BLC, ATR, AGC, AE, ATW, Redukcja szumów oraz obciężenia dysku za pomocą DNR, 8 stref prywatności, 4 strefy detekcji ruchu, Elektroniczna migawka 1/50 ~1/100000,3 axis - możliwość montażu na kazdej powierzchni, obudowa wandaloodporna, IP 66, zasilanie 12VDC np. typu DCC-728DV prod D-MAX
- 

- Monitor 21,5" matryca LCD, czas reakcji 5 ms, rozdzielczosc 1920x1080, Kontrast: 1000 : 1, Jasność 250cd/m2, 2 Wejscia/1Wyjscia BNC, 1 VGA, DVI, HDMI, funkcje PIP/PBP/VOV, wbudowany 2 glosniki, rozstaw śrub VESA 100x100 mm, wymiary (Szer. x Wys. x Dł.) 514,3x370,0x182 mm, np. typu DLM-22LA prod D-MAX
- 

- Rejestrator cyfrowy, video/audio, 16 wejść video przelotowych , 3 wyjscia video (1x Main, 1x Spot , 1xVGA, , POS/ATM - RS-232, kompresja H.264,wyswietlanie 704x576, 400 kl/s , 25 kl/s w czasie rzeczywistym dla kazdej z kamer, nagrywanie 400 kl/s w CIF dla wszystkich kamer, 16wejścia/1 wyjscia audio, wersja sieciowa, 16x alarm wejsciowy/ 16x alarm wyjsciowy, dysk twardy 3 + DVD lub (4x HDD bez DVD) , karta sieciowa, 10/100 base+ DVD w standardzie + dysk twardy 2TB np. typu DVR-1670H prod D-MAX
- UPS - Urzqdzenie bezprzewowego zasilania w wersji RACK 19"/2U 1500VA/1050W np. typu 1500R prod. CES.

ZB - Zasilacz stabilizowany DC 8x0,5A lub 4x1A 12,5V (max.4A) np. typu PSDC08124 prod. PULSAR

PD - Punkt dystrybucyjny-szafa rozdzielcza okablowania strukturalnego i telewizyjnego, wiszqca typu 19"/22U prod. COBINET o wym. 600x520x1054 (szer./gt./wys.).
- Przewód CCTV 75-0.59/3.7+2x1.0

— Przewód CCTV 75-0.59/3.8

- - - Przewód OMYzo 3x1,5 mm2

— Przewód YDYpzo 3x2,5 mm2

 Elżbieta Kowalczuk • Sebastian Dubicki		adres: ul. Lipowa 12 63-900 RAWICZ		kontakt: 607999757 sebastiandubicki@wp.pl	
Przebudowa i remont budynku oświatowego Gimnazjum w Kobylinie					
przedmiot rysunku:	SCHEMAT IDEOWY INSTALACJI CCTV			rysunek nr: E9	
	skala: 1:100		data: 06.07.2011.		
adres obiektu:	ul. Krotoszyńska 12, 63-740 Kobylin dz. ewid. 1117 i 1119, obręb Kobylin				
Inwestor:	Gmina Kobylin Rynek Marszałka J. Piłsudskiego 1, 63-740 Kobylin				
projektant:	mgr inż. M. Nowak specjalność instalacyjna w zakresie śledz. instalacji i urządzeń elektrycznych i elektroenergetycznych		upr. WKP/0218/POOE/05		
sprawdziła:	mgr inż. M. Skrzypczak specjalność instalacyjno-inżynierska w zakresie instalacji elektrycznych		upr. 880/86/Lo		
opracował:	J. Tutucki				