


RZUT PRZYZIEMI : INSTALACJE ELEKTRYCZNE
 stan projektowany
 skala 1:50

Nazwa inwestycji : Remont mieszkań w budynku komunalnym
 Adres inwestycji : Starkówiec 11 , 63-740 Kobylin
 Inwestor : Gmina Kobylin , Rynek M. J. Piłsudskiego 1
 63-740 Kobylin

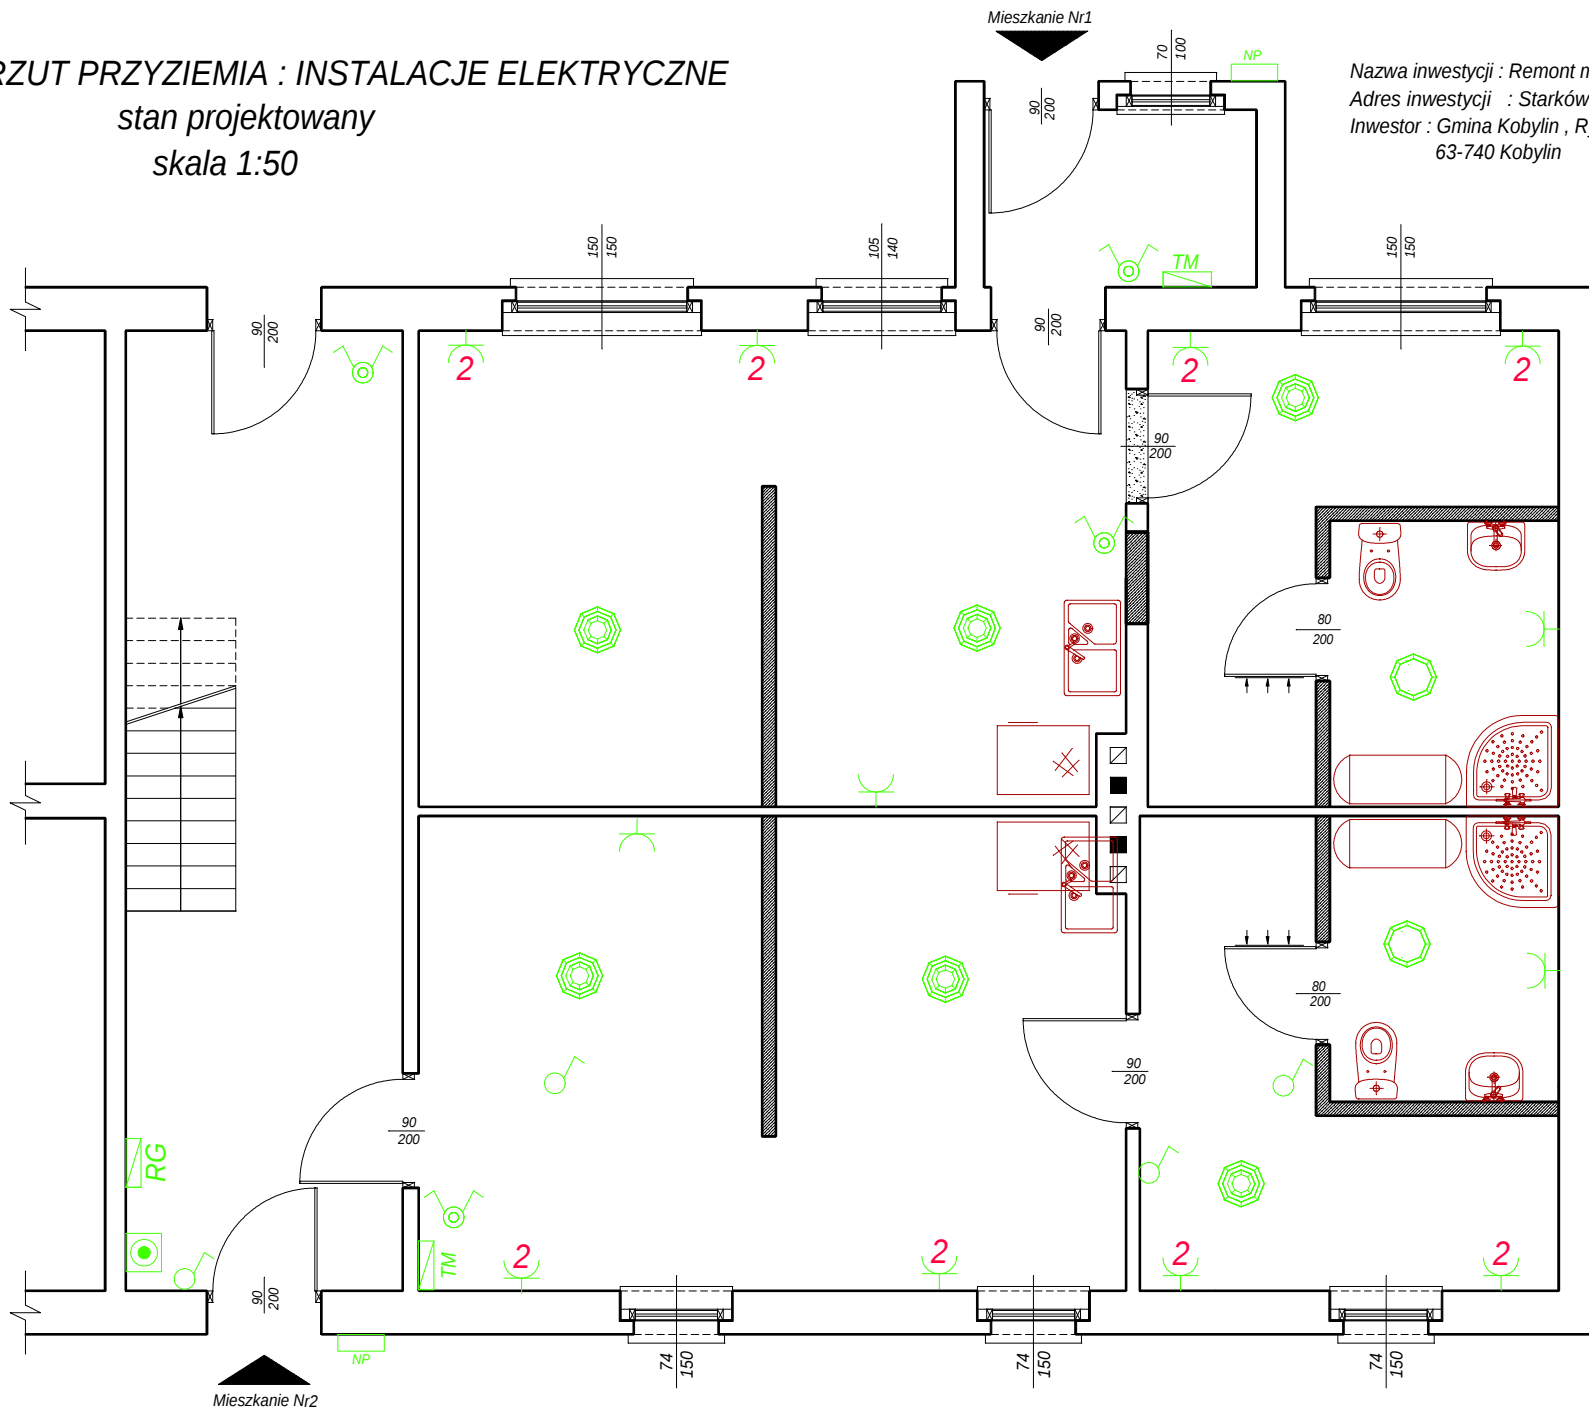

Legenda :

-  - oprawa żar. CAMEA
-  - oprawa CAMEA 60W E27
-  - oprawa "Numerek Policyjny"
-  - wyl. 1-bieg.
-  - wyl. świeczn.
-  - gniazdo 2-bieg. IP-20
-  - rozdzielnia główna
-  - tablica mieszkaniowa
-  - wyłącznik p.poż.